

COMUNE DI CORIANO  
Provincia di Rimini

SISTEMAZIONE DELLA EX AREA DEL CAMPO SPORTIVO DI VIA GIOVAGNOLI A DESTINAZIONE RESIDENZIALE E SERVIZI DEL CAPOLUOGO.  
SCHEDA DEL PU: P.Z.1 - S.7 " AREA VECCHIO CAMPO DA CALCIO " A CORIANO  
Rif. catastali: Foglio 29 - mappali nn. 36 - 58 - 1144.

Committente  
Marchetti Immobiliare  
Via del Corso n. 27  
61122 Pesaro (Ps)  
P.I. 02466810413



Progettazione architettonica  
Ing. Vincenzo Lascaro  
Via dei Tigli 12  
47941 Cattolica (RN)  
Tel. 0541 830799  
Cell. 338 8808951  
E-mail: vincenzo.lascaro@gmail.com



|    |  |  |  |  |  |
|----|--|--|--|--|--|
| SE |  |  |  |  |  |
| SA |  |  |  |  |  |
| SI |  |  |  |  |  |
| SO |  |  |  |  |  |
| SE |  |  |  |  |  |
| SA |  |  |  |  |  |
| SI |  |  |  |  |  |
| SO |  |  |  |  |  |

Oggetto  
INFRASTRUTTURE  
RETI

Titolo  
OPERE DI URBANIZZAZIONE  
ILLUMINAZIONE PUBBLICA  
- Planimetria  
- Particolari

Codifica Elaborato  
P U - 2 3

Data: 02/05/2016

Nome File: PU-2016-23-Illuminazione Pubblica.dwg

Scala: 1:200 1:10

Il tecnico:

|   |            |                                                                                                                             |  |  |    |
|---|------------|-----------------------------------------------------------------------------------------------------------------------------|--|--|----|
| 5 |            |                                                                                                                             |  |  |    |
| 4 |            |                                                                                                                             |  |  |    |
| 3 |            |                                                                                                                             |  |  |    |
| 2 |            |                                                                                                                             |  |  |    |
| 1 |            |                                                                                                                             |  |  |    |
| 0 | 02/05/2016 | C:\documenti\Giovanni Lascaro\01 - Illuminazione pubblica Coriano\progetto elettrico\03 - esecuzione\2016.05.02 planimetria |  |  | IV |

REV DATA OGGETTO / MODIFICA DIS

PROPRIETA':

COMMITTENTE: Marchetti Immobiliare

RIFERIMENTO: Sistemazione della ex area del campo sportivo di via Giovagnoli a destinazione residenziale e servizi del capoluogo. Scheda del PU: P.Z.1 - S.7 "area vecchio campo da calcio" a Coriano

 
TTITOLO: EL.03 planimetria della installazioni


SPAZIOZERO  
SOCIETA' COOPERATIVA  
Strada della Riforma 74  
61122 Pesaro (Ps)  
tel. 071 201146  
mail: info@spaziozero.org  
Numero Verde 800 901 901  
P.IVA 029457912

COMMESSA N°  
TAVOLA  
EL.03  
SCALA  
1:200  
elaborato il  
02/05/2016  
approvato il


A TITOLI DI LAVORO QUESTO DISEGNO DI N.B. PROPRIETA' NON POTRA' ESSERE COMUNICATO A TERZI O RIPRODOTTO SENZA N.B. ESPlicitA AUTORIZZAZIONE


Legenda distribuzione

   
Corrente doppia parete distribuzione  
Illuminazione pubblica DN 110 mm  
Profondità di scavo 70 cm tranne quando  
diversamente indicato in planimetria

  
Armatura in rete metallica tipo Corrugata a  
due spigoli: contiene il contatore di  
fornitura e il quadro di distribuzione e  
comando degli impianti di illuminazione  
pubblica

   
Pozzetto riempito a terra dimensioni  
interne 40x40x50 cm classe B125  
(tranne quando diversamente specificato  
sulla planimetria)


  
GHIAMESTIERI Lampara FLA48 LED C

   
Neri Archilede SP

| N° | TIPO                              | SORGENTE LUMINOSA | OTTICA     | POTENZA (W) | ALIMENT. (V) | FLUSSO LUMINOSO (LM) | CLASSE | TEMPER. COLORE (°K) | RENDIMENTO FLUSSO (%)        | ALTEZZA MONTAGNA P.T. (M) | SPACCO (M) | INCLINAZ. |
|----|-----------------------------------|-------------------|------------|-------------|--------------|----------------------|--------|---------------------|------------------------------|---------------------------|------------|-----------|
| 21 | GHISAMESTIERI LAMPARA FLA48 LED C | LED               | HALO _OPT2 | 26 W        | 525          | 2690                 | II     | 3000                | DRIVER CON REZZANTE VIRTUALE | 4                         | ---        | 0°        |
| 22 | GHISAMESTIERI LAMPARA FLA48 LED C | LED               | HALO _OPT2 | 26 W        | 525          | 2690                 | II     | 3000                | DRIVER CON REZZANTE VIRTUALE | 4                         | ---        | 0°        |
| 23 | GHISAMESTIERI LAMPARA FLA48 LED C | LED               | HALO _OPT2 | 26 W        | 525          | 2690                 | II     | 3000                | DRIVER CON REZZANTE VIRTUALE | 4                         | ---        | 0°        |
| 24 | GHISAMESTIERI LAMPARA FLA48 LED C | LED               | HALO _OPT2 | 26 W        | 525          | 2690                 | II     | 3000                | DRIVER CON REZZANTE VIRTUALE | 4                         | ---        | 0°        |
| 25 | GHISAMESTIERI LAMPARA FLA48 LED C | LED               | HALO _OPT2 | 26 W        | 525          | 2690                 | II     | 3000                | DRIVER CON REZZANTE VIRTUALE | 4                         | ---        | 0°        |
| 26 | GHISAMESTIERI LAMPARA FLA48 LED C | LED               | HALO _OPT2 | 26 W        | 525          | 2690                 | II     | 3000                | DRIVER CON REZZANTE VIRTUALE | 4                         | ---        | 0°        |
| 27 | GHISAMESTIERI LAMPARA FLA48 LED C | LED               | HALO _OPT2 | 26 W        | 525          | 2690                 | II     | 3000                | DRIVER CON REZZANTE VIRTUALE | 4                         | ---        | 0°        |
| 28 | GHISAMESTIERI LAMPARA FLA48 LED C | LED               | HALO _OPT2 | 26 W        | 525          | 2690                 | II     | 3000                | DRIVER CON REZZANTE VIRTUALE | 4                         | ---        | 0°        |
| 41 | GHISAMESTIERI LAMPARA FLA48 LED C | LED               | HALO _OPT3 | 17          | 350          | 1951                 | II     | 3000                | DRIVER CON REZZANTE VIRTUALE | 4                         | ---        | 0°        |
| 42 | GHISAMESTIERI LAMPARA FLA48 LED C | LED               | HALO _OPT3 | 17          | 350          | 1951                 | II     | 3000                | DRIVER CON REZZANTE VIRTUALE | 4                         | ---        | 0°        |
| 43 | GHISAMESTIERI LAMPARA FLA48 LED C | LED               | HALO _OPT3 | 17          | 350          | 1951                 | II     | 3000                | DRIVER CON REZZANTE VIRTUALE | 4                         | ---        | 0°        |
| 44 | GHISAMESTIERI LAMPARA FLA48 LED C | LED               | HALO _OPT3 | 17          | 350          | 1951                 | II     | 3000                | DRIVER CON REZZANTE VIRTUALE | 4                         | ---        | 0°        |
| 45 | GHISAMESTIERI LAMPARA FLA48 LED C | LED               | HALO _OPT3 | 17          | 350          | 1951                 | II     | 3000                | DRIVER CON REZZANTE VIRTUALE | 4                         | ---        | 0°        |


| N° | TIPO              | SORGENTE LUMINOSA | OTTICA  | POTENZA (W) | ALIMENT. (V) | FLUSSO LUMINOSO (LM) | CLASSE | TEMPER. COLORE (°K) | RENDIMENTO FLUSSO (%)        | ALTEZZA MONTAGNA P.T. (M) | SPACCO (M) | INCLINAZ. |
|----|-------------------|-------------------|---------|-------------|--------------|----------------------|--------|---------------------|------------------------------|---------------------------|------------|-----------|
| 01 | NERI ARCHILEDE SP | LED               | MOD. 17 | 3A          | ---          | 3500                 | II     | 4000                | DRIVER CON REZZANTE VIRTUALE | 8                         | ---        | 0°        |
| 02 | NERI ARCHILEDE SP | LED               | MOD. 20 | 3A          | ---          | 3500                 | II     | 4000                | DRIVER CON REZZANTE VIRTUALE | 8                         | ---        | 0°        |
| 03 | NERI ARCHILEDE SP | LED               | MOD. 20 | 3A          | ---          | 3500                 | II     | 4000                | DRIVER CON REZZANTE VIRTUALE | 8                         | ---        | 0°        |
| 04 | NERI ARCHILEDE SP | LED               | MOD. 20 | 3A          | ---          | 3500                 | II     | 4000                | DRIVER CON REZZANTE VIRTUALE | 8                         | ---        | 0°        |
| 05 | NERI ARCHILEDE SP | LED               | MOD. 20 | 3A          | ---          | 3500                 | II     | 4000                | DRIVER CON REZZANTE VIRTUALE | 8                         | ---        | 0°        |
| 06 | NERI ARCHILEDE SP | LED               | MOD. 20 | 3A          | ---          | 3500                 | II     | 4000                | DRIVER CON REZZANTE VIRTUALE | 8                         | ---        | 0°        |
| 07 | NERI ARCHILEDE SP | LED               | MOD. 17 | 42          | ---          | 4500                 | II     | 4000                | DRIVER CON REZZANTE VIRTUALE | 8                         | 1.5        | 0°        |
| 08 | NERI ARCHILEDE SP | LED               | MOD. 22 | 3A          | ---          | 3500                 | II     | 4000                | DRIVER CON REZZANTE VIRTUALE | 8                         | ---        | 0°        |
| 11 | NERI ARCHILEDE SP | LED               | MOD. 21 | 82          | ---          | 9000                 | II     | 4000                | DRIVER CON REZZANTE VIRTUALE | 8                         | 1.5        | 0°        |
| 12 | NERI ARCHILEDE SP | LED               | MOD. 21 | 82          | ---          | 9000                 | II     | 4000                | DRIVER CON REZZANTE VIRTUALE | 8                         | 1.5        | 0°        |
| 13 | NERI ARCHILEDE SP | LED               | MOD. 21 | 82          | ---          | 9000                 | II     | 4000                | DRIVER CON REZZANTE VIRTUALE | 8                         | 1.5        | 0°        |
| 14 | NERI ARCHILEDE SP | LED               | MOD. 21 | 82          | ---          | 9000                 | II     | 4000                | DRIVER CON REZZANTE VIRTUALE | 8                         | ---        | 0°        |

TUBAZIONE INTERRATA SOTTO PIANO DI CAMPAGNA O PEDONALE

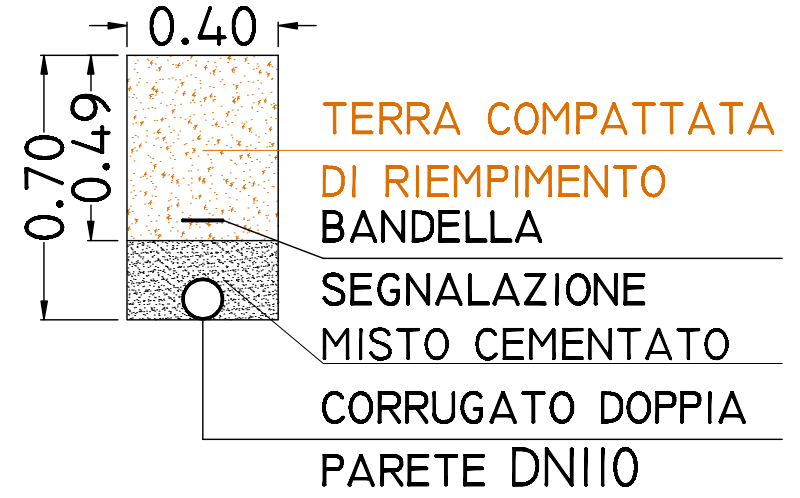


TERRA COMPATTATA DI RIEMPIMENTO BANDELLA  
SEGNALAZIONE MISTO CEMENTATO  
CORRUGATO DOPPIA PARETE DN110

PARTICOLARE INTERRAMENTI TUBAZIONI

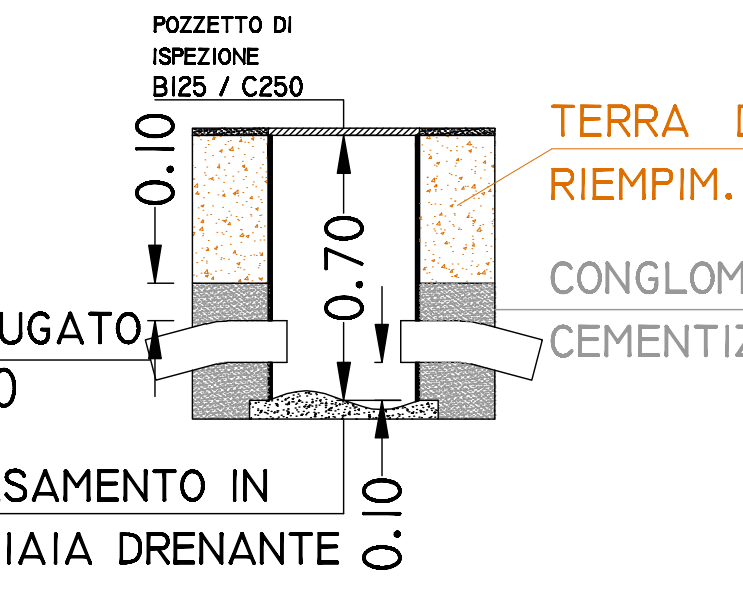


PROGETTO DI OPERAZIONE BIES / C250  
CORRUGATO DN110  
BASAMENTO IN GHIAIA DRENANTE Ø 10  
TERRA DI RIEMPIM.  
CONGLOMER. CEMENTIZIO

LINEA INTERRATA SOTTO MANTO STRADALE (NUOVE STRADE)

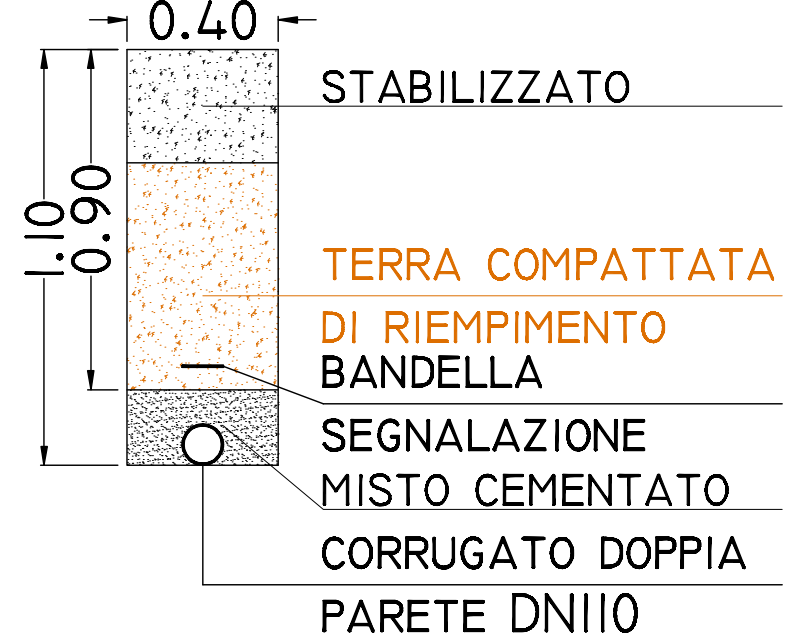


TERRA COMPATTATA DI RIEMPIMENTO BANDELLA  
SEGNALAZIONE MISTO CEMENTATO  
CORRUGATO DOPPIA PARETE DN110

LINEA INTERRATA SOTTO MANTO STRADALE (RIFACIMENTI)

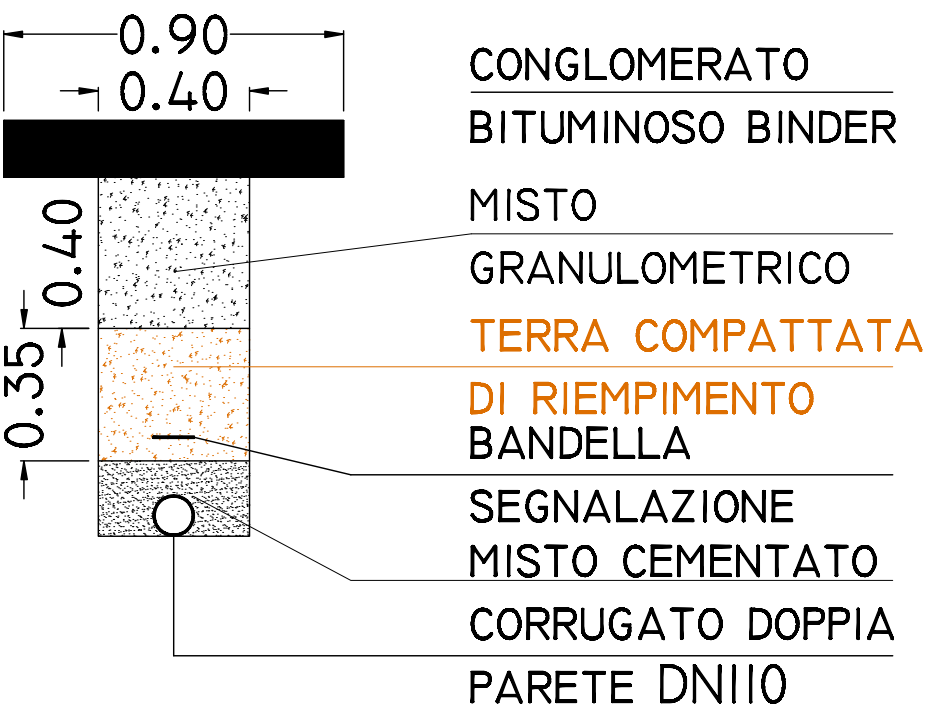


CONGLOMERATO BITUMINOSO BINDER  
MISTO GRANULOMETRICO  
TERRA COMPATTATA DI RIEMPIMENTO BANDELLA  
SEGNALAZIONE MISTO CEMENTATO  
CORRUGATO DOPPIA PARETE DN110

PARTICOLARE COSTRUTTIVO CABLAGGIO DELLA RETE DI ILLUMINAZIONE PUBBLICA AI CORPI ILLUMINANTI

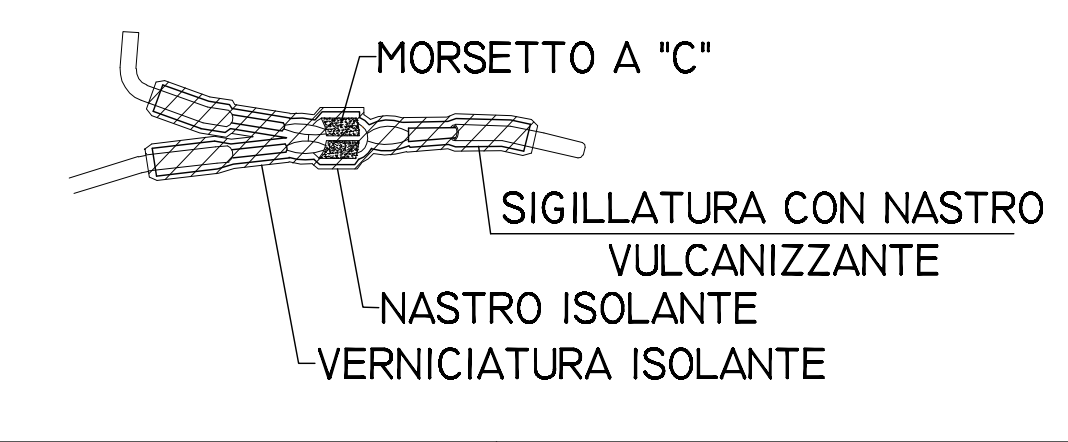


MORSETTO A "C"  
SIGILLATURA CON NASTRO VULCANIZZANTE  
NASTRO ISOLANTE  
VERNICIATURA ISOLANTE

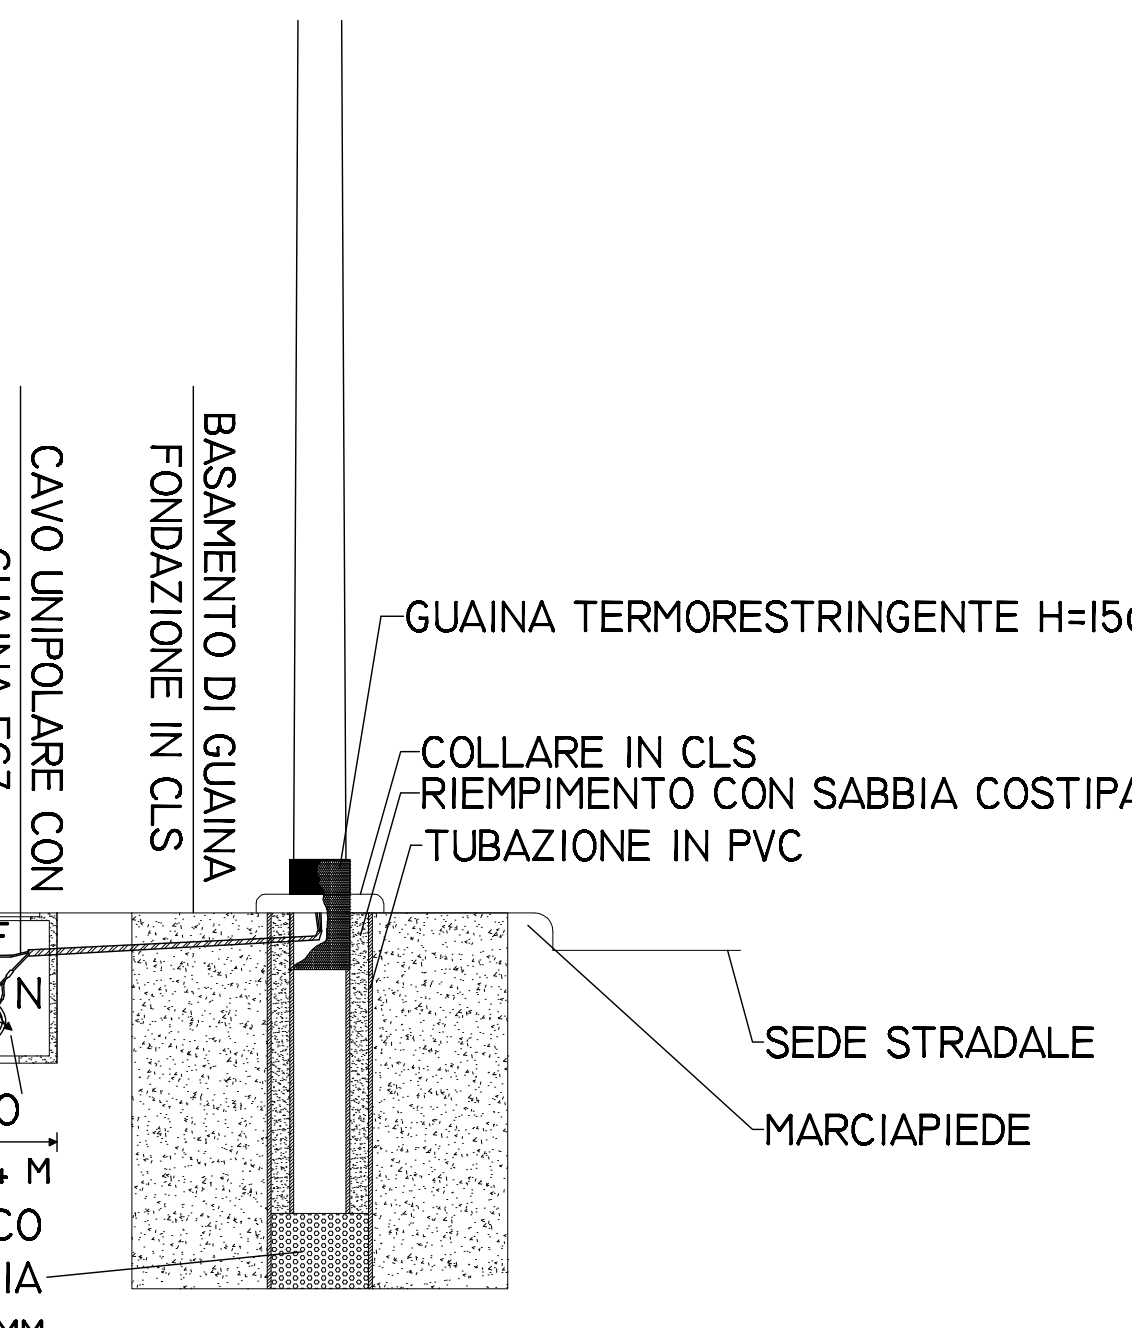


CAVO UNIFILARE CON GUAINA FG7  
BASAMENTO DI GUAINA FONDAZIONE IN CLS  
GUAINA TERMORESTRINGENTE H=15CM  
COLLARE IN CLS RIEMPIMENTO CON SABBIA COSTIPATA  
TUBAZIONE IN PVC  
SEDE STRADALE MARCIAPIEDE  
AL LAMPIONE SUCCESSIVO 0,4 M  
RIEMPIMENTO CON PIETRISCO DERNANTE, GRANULOMETRIA DA 10 A 20 MM

PARTICOLARE COSTRUTTIVO CORPO ILLUMINANTE PER NUOVA STRADA DI COMPARTO E VIA NERUDA NERI ARCHILEDE SP (RIFERIRSI ALLA RELATIVA SCHEDA TECNICA PER VERIFICARE LE CARATTERISTICHE DI INSTALLAZIONE ED ILLUMINOTECNICHE)

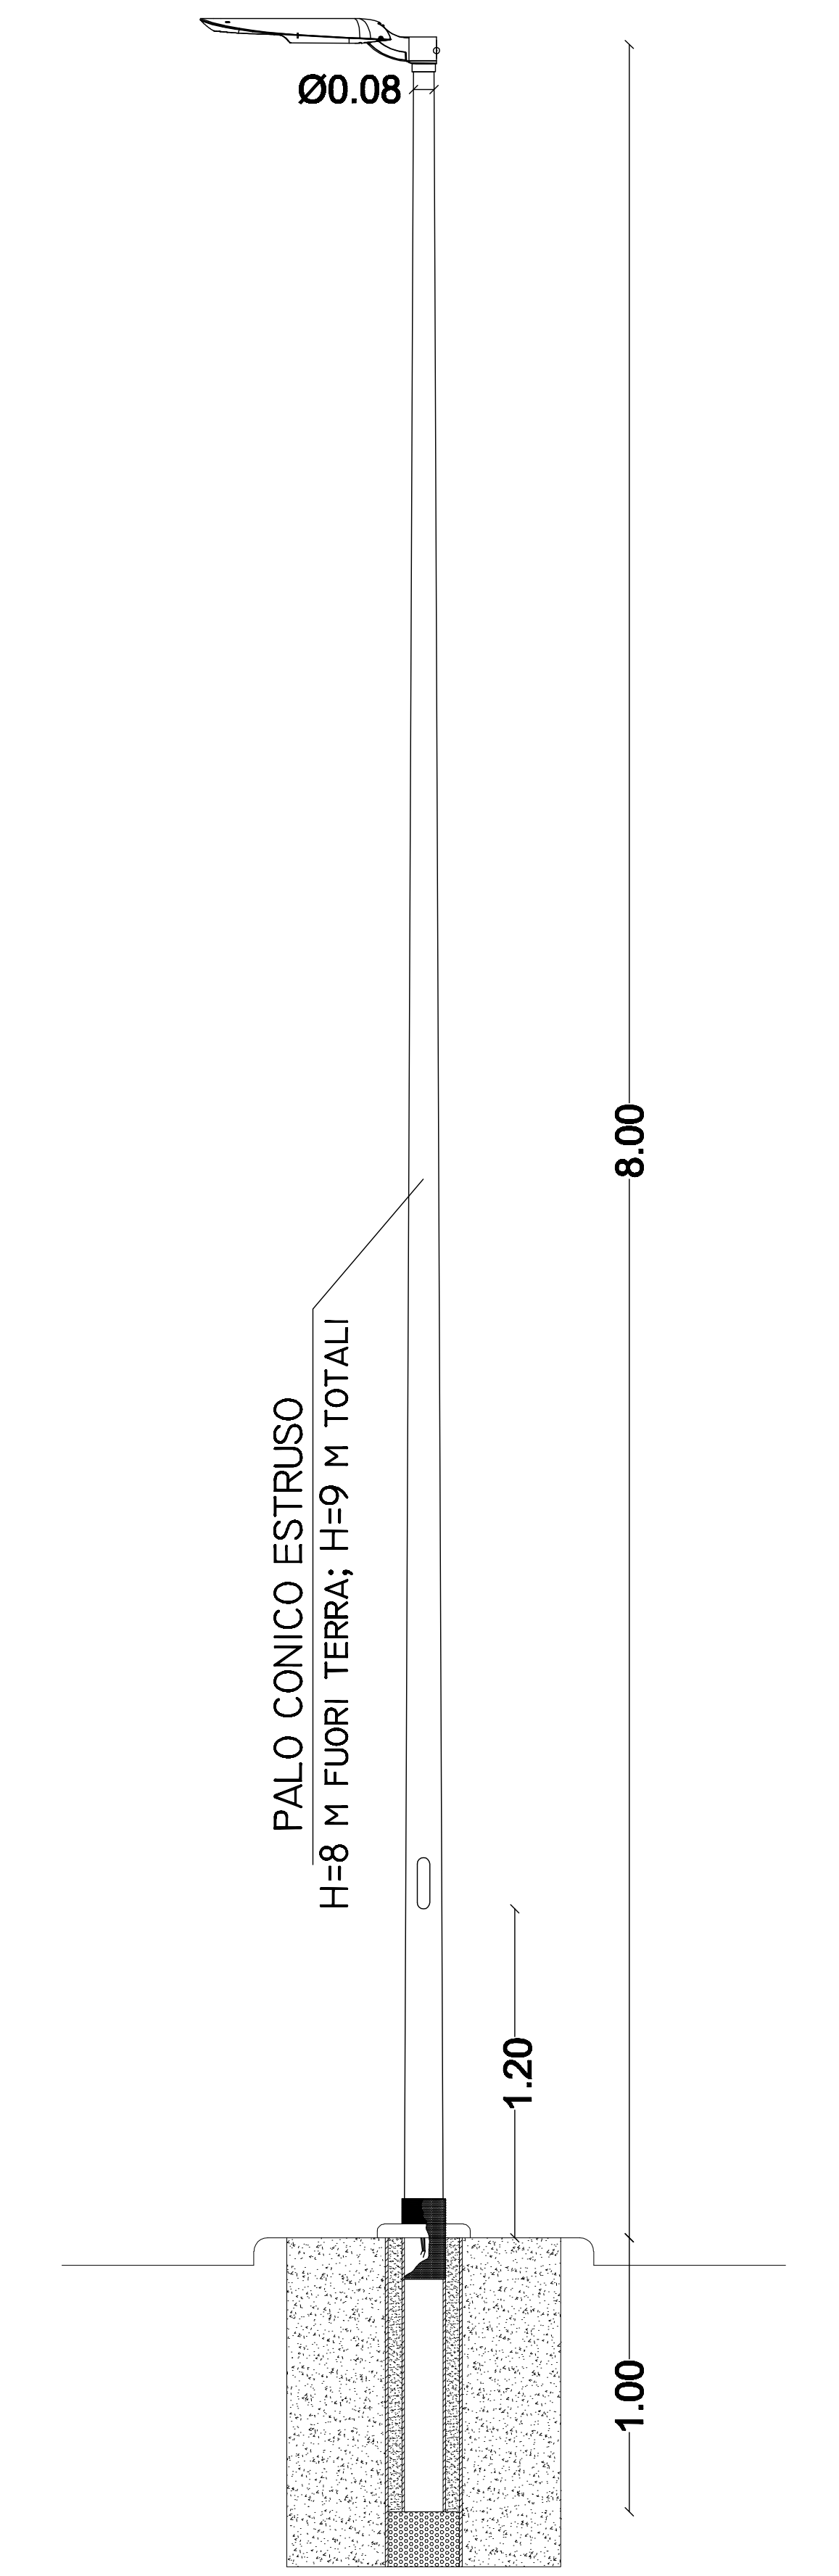

Ø0.08  
8.00  
1.20  
1.00  
PALO CONICO ESTRUSO H=8 M FUORI TERRA; H=9 M TOTALI

PARTICOLARE COSTRUTTIVO CORPO ILLUMINANTE PER AREE PEDONALI E PARCO GIOCHI GHISAMESTIERI LAMPARA FLA48 LED C (RIFERIRSI ALLA RELATIVA SCHEDA TECNICA PER VERIFICARE LE CARATTERISTICHE DI INSTALLAZIONE ED ILLUMINOTECNICHE)

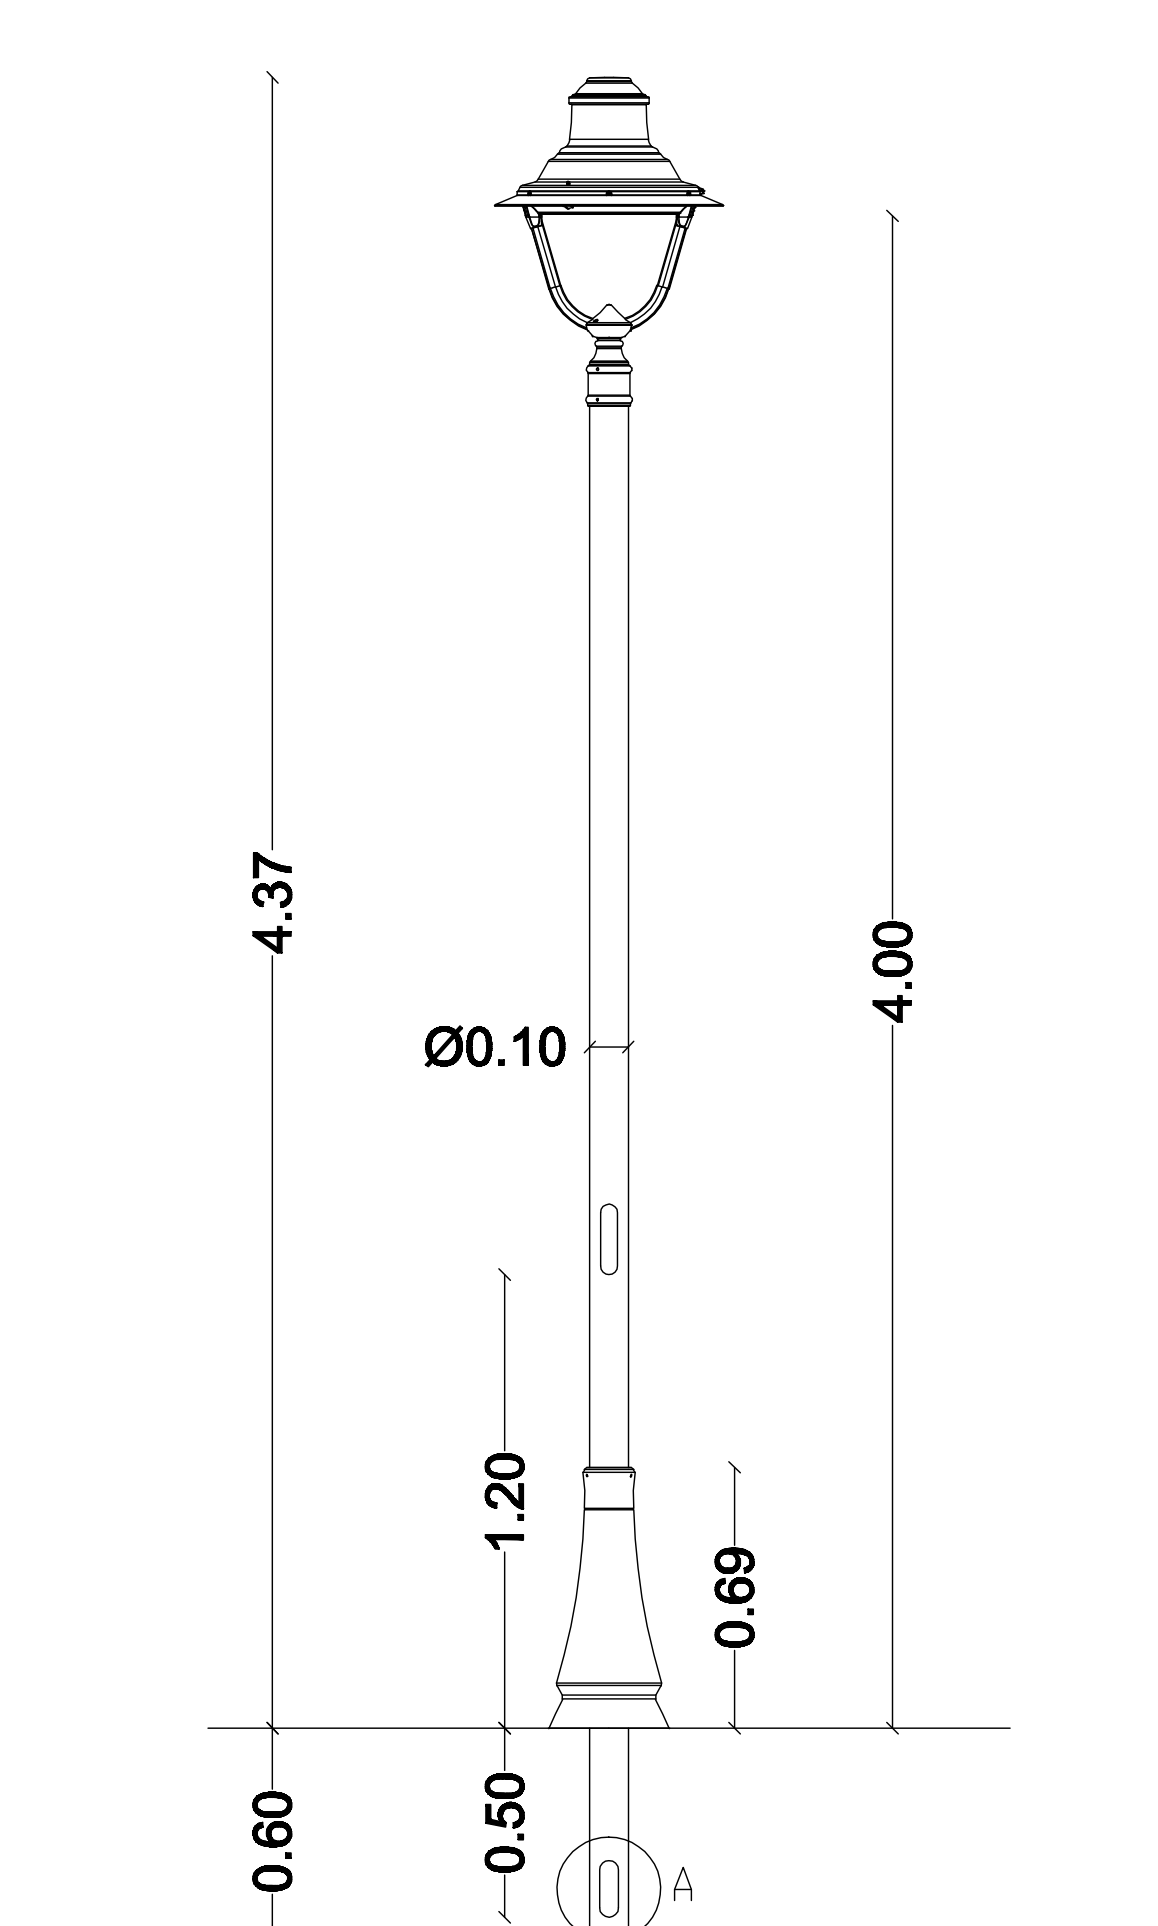

4.37  
4.00  
Ø0.10  
1.20  
0.69  
0.60